

**IV LICEUM OGÓLNOKSZTAŁCĄCE
IM. ADAMA MICKIEWICZA
przy ul. SASKIEJ 59 w Warszawie**

Wymiana instalacji elektrycznej I ETAP


Rysunki instalacji elektrycznej – szt. 7

INSPEKTOR

Zbigniew Janocha
- 1603 -

Warszawa, kwiecień 2007 r.

instalację oświetlenia sali gimnastycznej

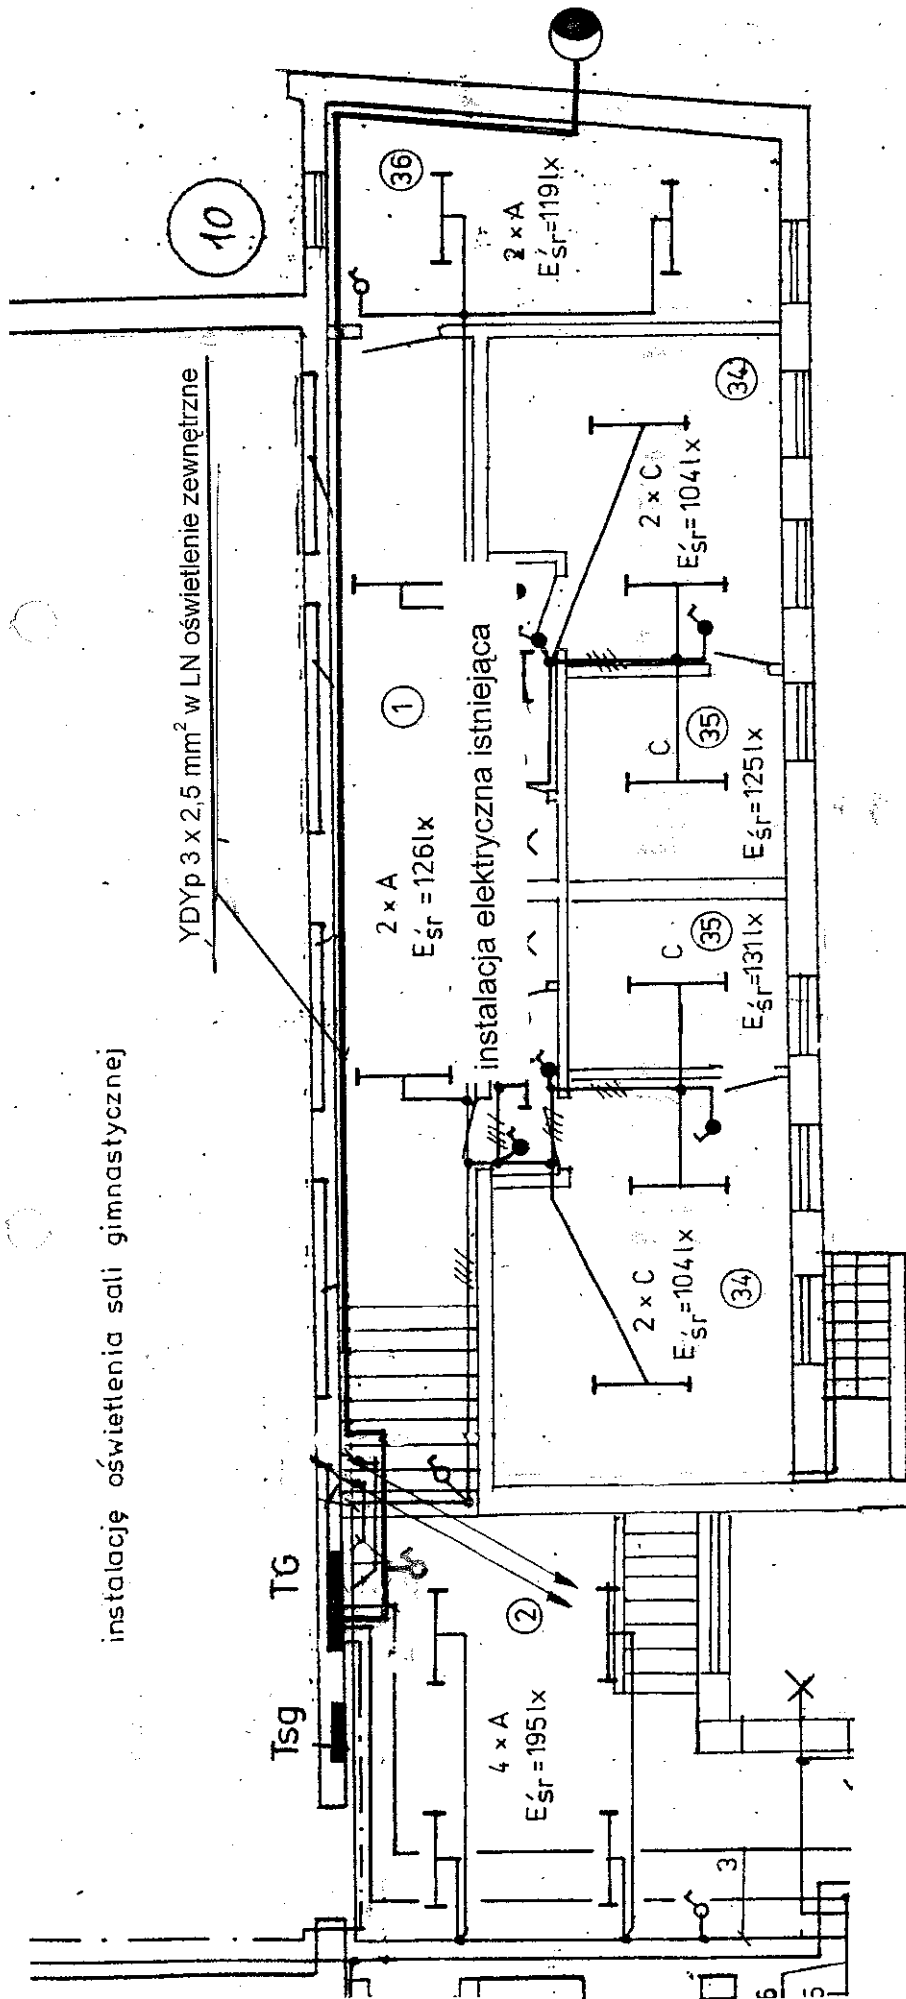

☾ Oprawa sodowa typ SGS 203/150 W


Nazwa rysunku INSTALACJA OŚWIETLENIA ZEWNĘTRZNEGO	Skala 1:100
Inwestor Urząd Dzielnicy Praga Południe ul. Grochowska 274 03-841 Warszawa	Podpis INSPEKTOR [Signature]
Obiekt IV LICEUM OGÓLNOKSZTAŁCĄCE im. Adama Mickiewicza ul. Saska 59 w Warszawie	Branża ELEKTRYCZNA
	4

☉ Oprawa sodowa typ SGS 203/150 W

YDYp 3 x 2,5 mm² nb oświetlenie zewnętrzne

instalacja elektryczna istniejąca

YDYp 3 x 2,5 mm² w LN oświetlenie zewnętrzne

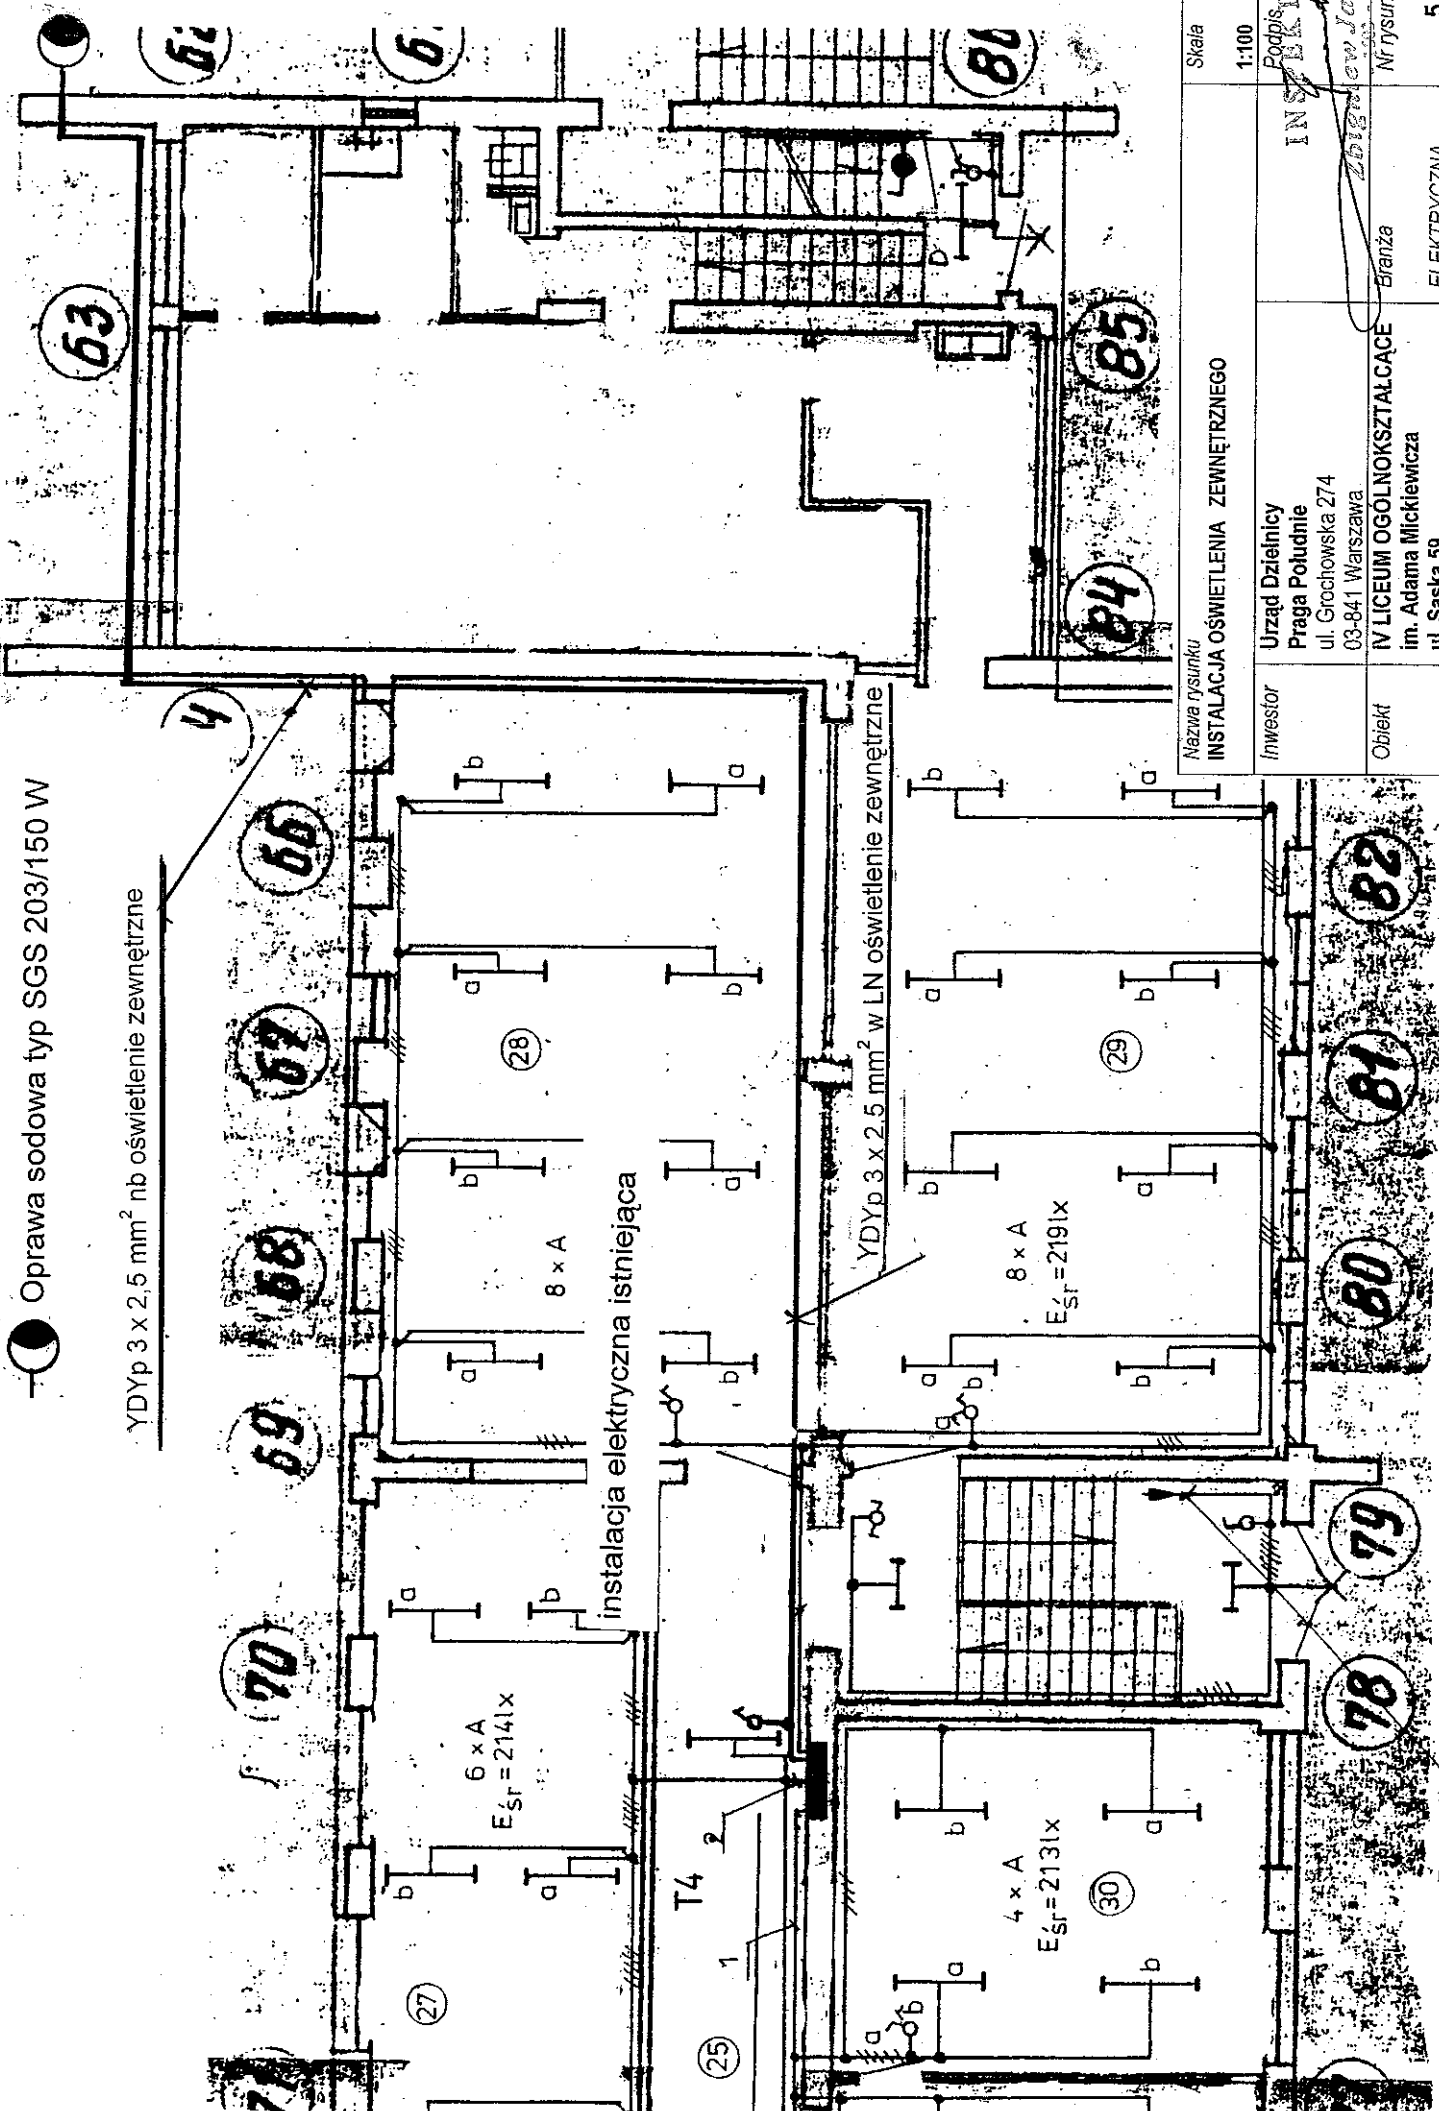

Nazwa rysunku

INSTALACJA OŚWIETLENIA ZEWNĘTRZNEGO

Skala

1:100

Investor

Urząd Dzielnicy
Praga Południe
ul. Grochowska 274
03-841 Warszawa

Obiekt

IV LICEUM OGÓLNOKSZTAŁCĄCE
im. Adama Mickiewicza
ul. Saska 59
w Warszawie

Instalator


Branża
ELEKTRYCZNA








Podpis

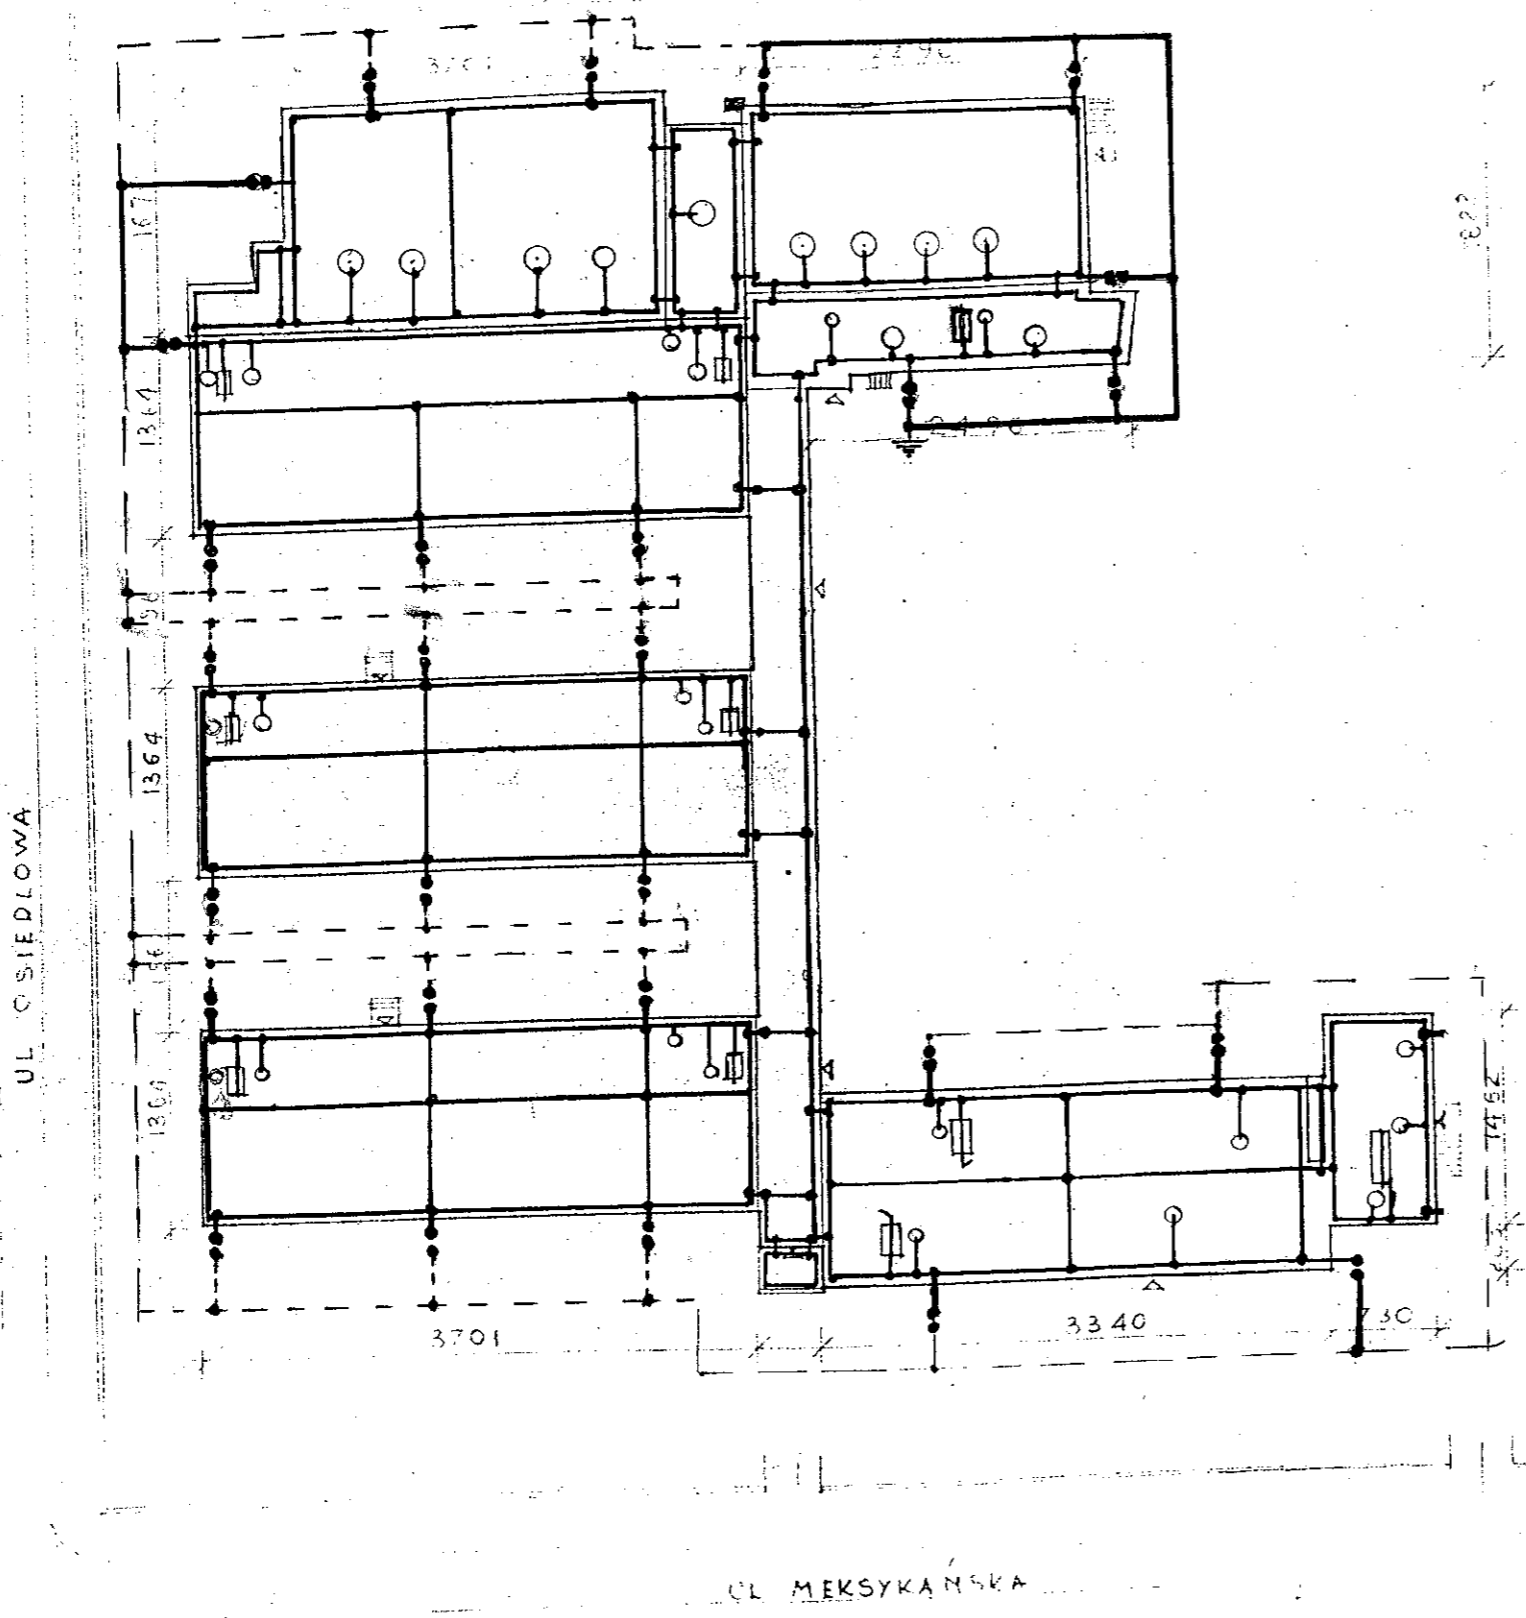Nr rysunku


5


INSPIRATOR
Zdzisław Janocha



- Legenda**
-  przewody odprowadzające naprężane z pręta DFeZn Φ 8 mm
 -  zwody poziome naprężane z pręta DFeZn Φ 8 mm
 -  zwody poziome nienaprężane z pręta DFeZn Φ 8 mm (kominy)
 -  uziom otokowy istniejący i przewody uziemiające istniejące
 -  uziom otokowy projektowany
 -  złącza kontrolne
 -  uziom prętowy projektowany

SYTUACJA 1:500

Nazwa rysunku INSTALACJA ODGROMOWA		Skala 1:500	
Investor	Urząd Dzielnicy Praga Południe ul. Grochowska 274 03-841 Warszawa	Podpis  Zbigniew	
Obiekt	IV LICEUM OGÓLNOKSZTAŁCĄCE im. Adama Mickiewicza ul. Saska 59 w Warszawie	Branża ELEKTRYCZNA	Nr rysunku 6

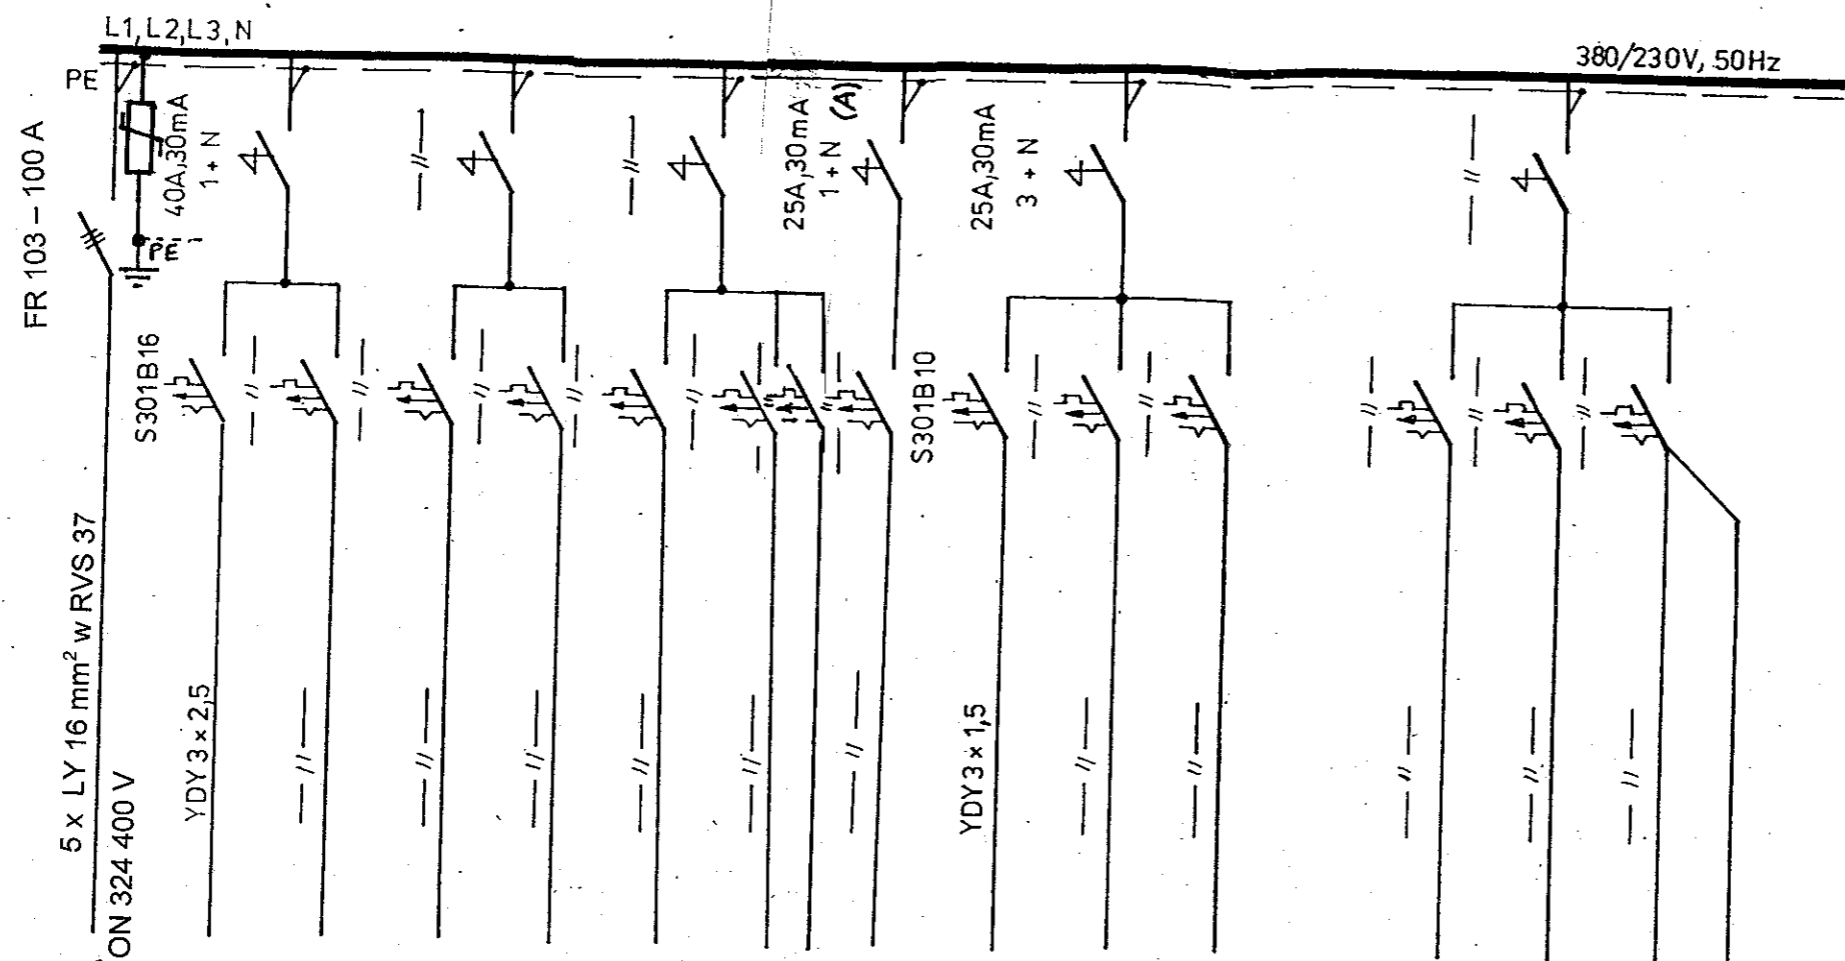

380/230V, 50Hz

RW	z TG	5	4	4	6	S	S	S	5 ^{2K}	1	2	3	4	5	6	T2
4 x 12										1,04 kW	1,04 kW	1,04 kW	1,04 kW	1,04 kW	1,13 kW	
RW	z TG	5	4	4	5	S	S	S	5 ^{2K}	1	2	3	4	5	6	T3
4 x 12										1,04 kW	1,04 kW	1,04 kW	1,04 kW	1,04 kW	0,87 kW	

RW 4 x 12 IP 30 FAEL – z listwami przyłączowymi N + PE,
szyny łączeniowe 16 mm², zamek „YALE”

Nazwa rysunku TABLICE BEZPIECZNIKOWE T2 i T3			
Investor	Urząd Dzielnicy Praga Południe ul. Grochowska 274 03-841 Warszawa	INSPEKTOR	Podpis <i>Zbigniew Jachowicz</i>
Obiekt	IV LICEUM OGÓLNOKSZTAŁCĄCE im. Adama Mickiewicza ul. Saska 59 w Warszawie	Branża ELEKTRYCZNA	Nr rysunku 7